


LEGENDA	
	CONDOTTE IDRICHE RETE ANTINCENDIO (ANELLO Ø110 - PN16) (DERIVAZIONE Ø75 - PN16)
	IDRANTI "UNI45" CON MANICHETTA DA 45mm E LANCIA A GETTO VARIABILE
	IDRANTI FUORI SUOLO CON DUE ATTACCHI
	POZZETTI DI DERIVAZIONE ALIMENTAZIONE IDRANTI

N.B. IN CORRISPONDENZA DELLE DEVIAZIONI PLANIMETRICHE DEVONO ESSERE PREVISTI IDONEI BLOCCHI DI ANCORAGGIO

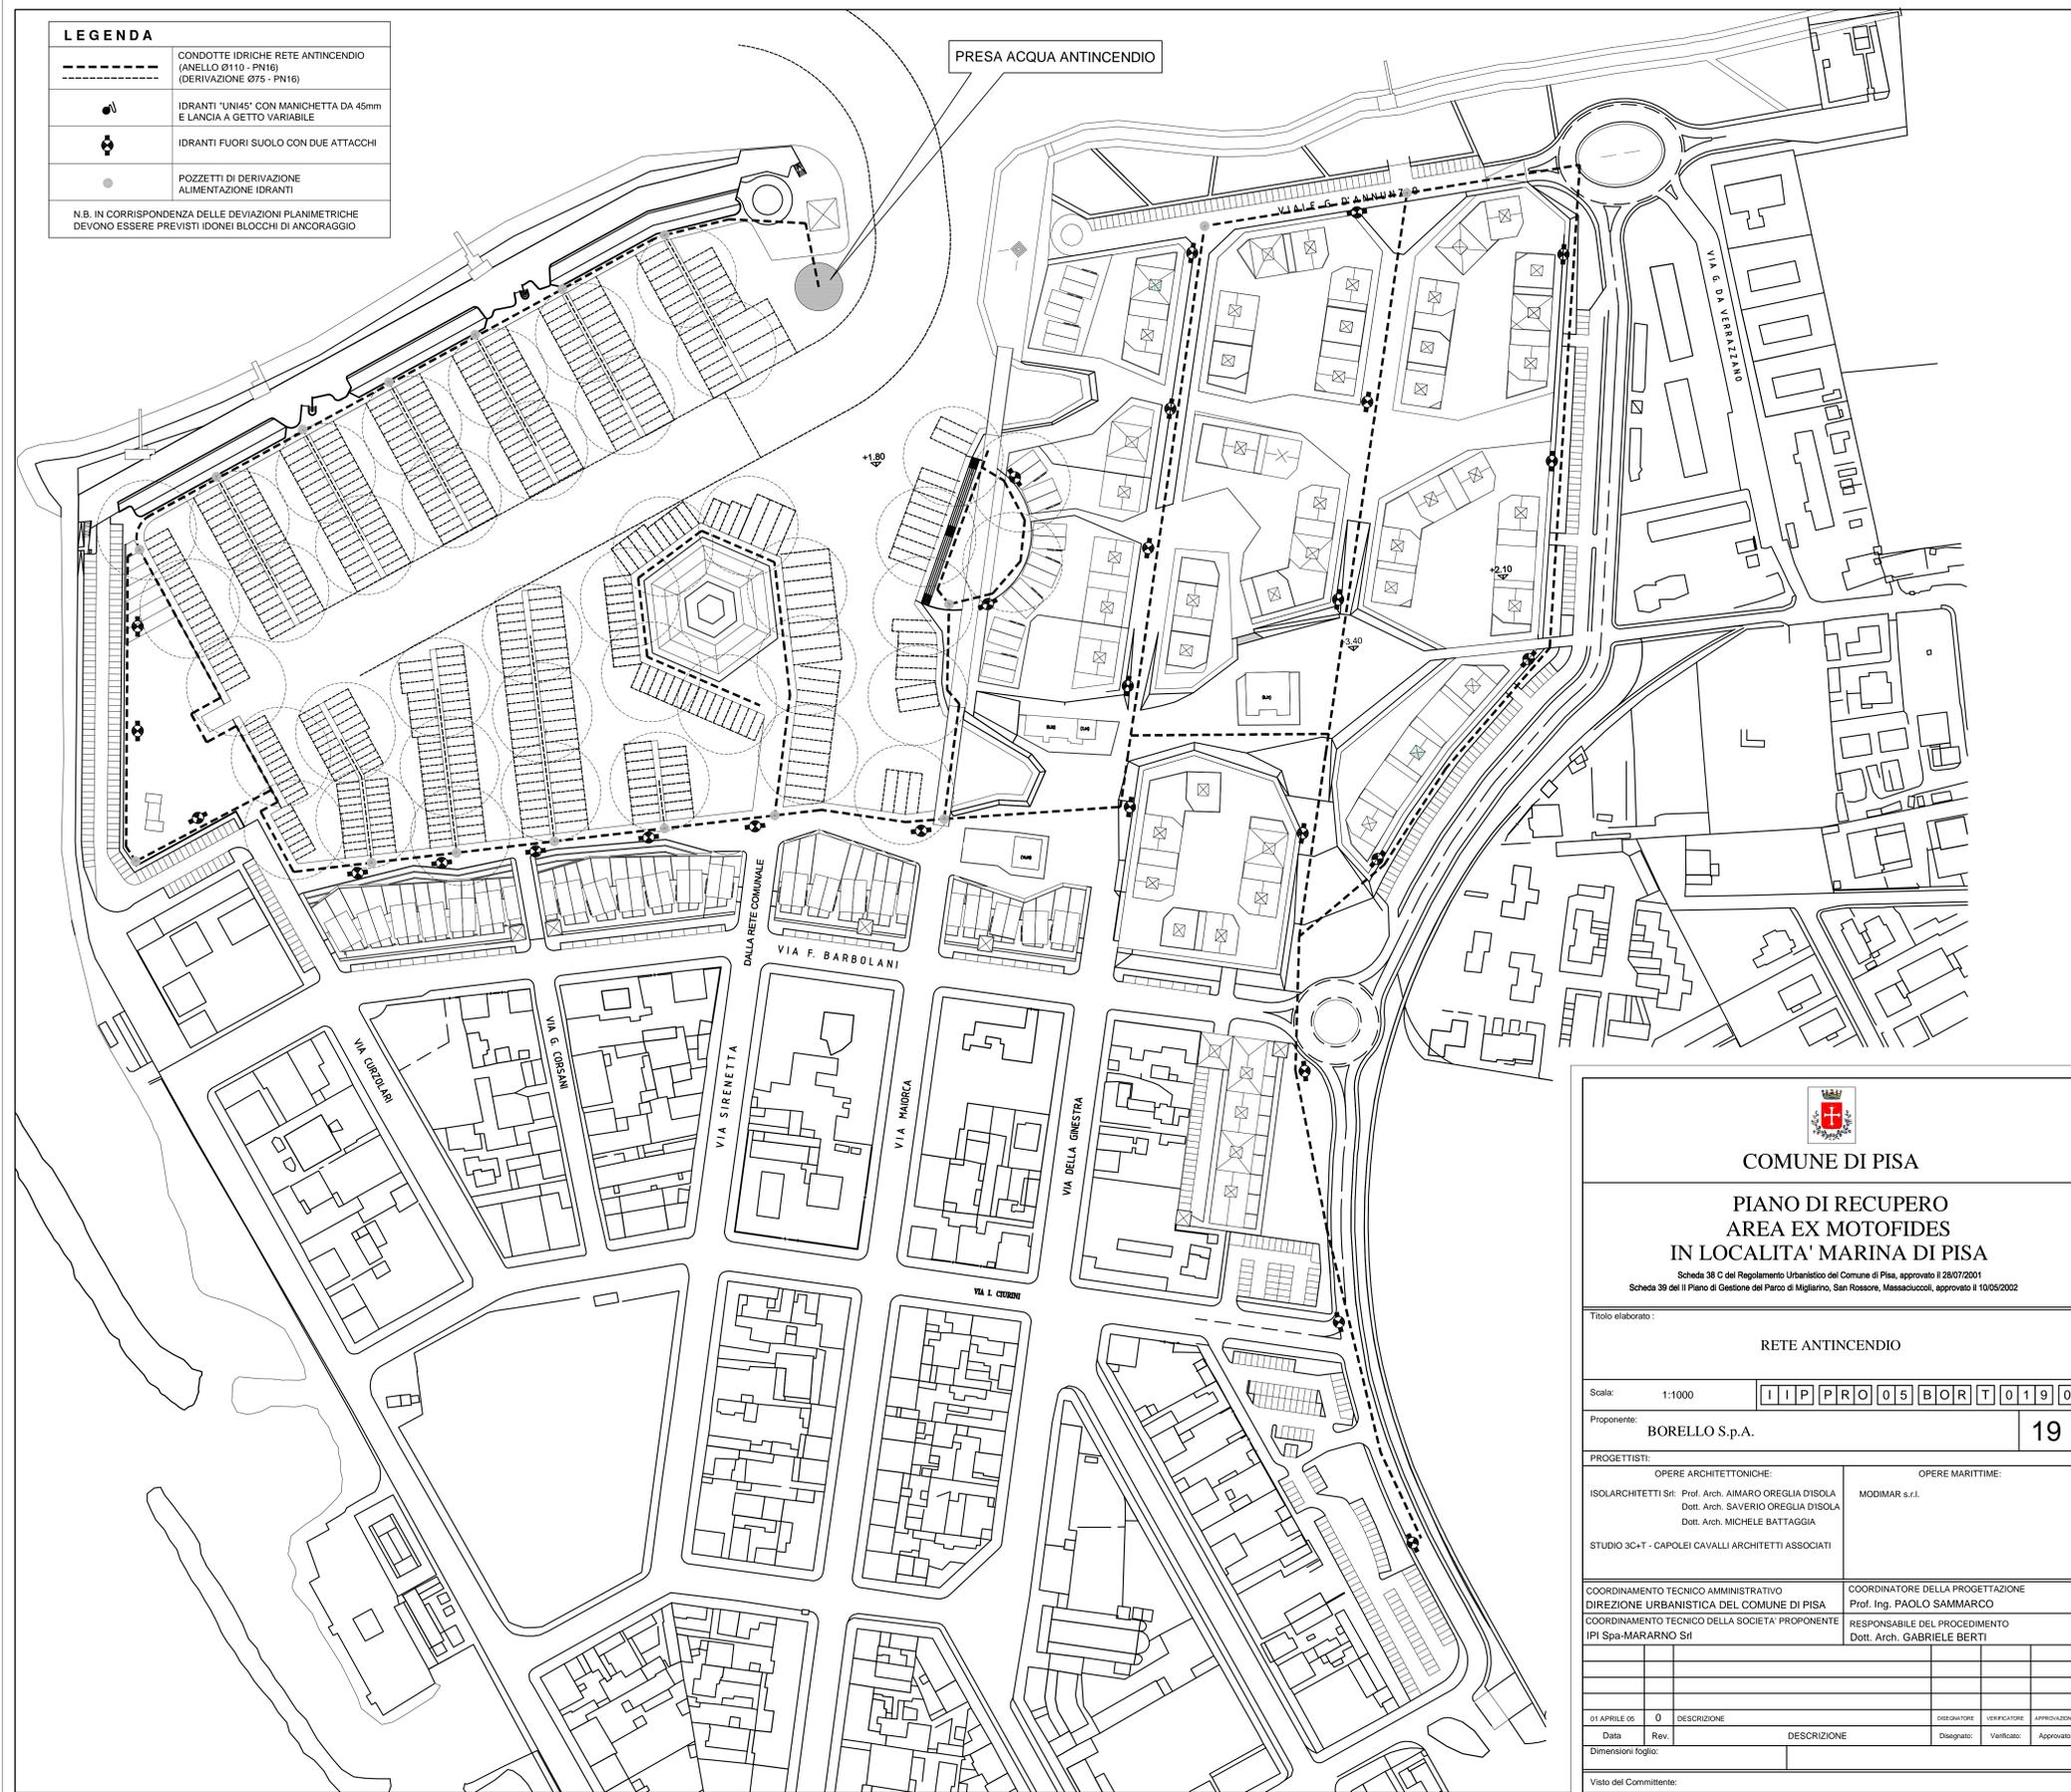



**COMUNE DI PISA**

**PIANO DI RECUPERO  
AREA EX MOTOFIDES  
IN LOCALITA' MARINA DI PISA**

Scheda 38 C del Regolamento Urbanistico del Comune di Pisa, approvato il 28/07/2001  
Scheda 39 del II Piano di Gestione del Parco di Migliarino, San Rossore, Massaciuccoli, approvato il 10/05/2002

---

Titolo elaborato:

**RETE ANTINCENDIO**

---

Scala: 1:1000

I I P P R O O 5 B O R T O 1 9 0

---

Proponente:

**BORELLO S.p.A.**

**19**

---

PROGETTISTI:

<p>OPERE ARCHITETTONICHE:</p> <p>ISOLARCHITETTI Srl: Prof. Arch. AIMARO OREGLIA D'ISOLA Dott. Arch. SAVERIO OREGLIA D'ISOLA Dott. Arch. MICHELE BATTAGLIA</p> <p>STUDIO 3C+T - CAPOLEI CAVALLI ARCHITETTI ASSOCIATI</p>	<p>OPERE MARITTIME:</p> <p>MODIMAR s.r.l.</p>
---	---

---

<p>COORDINAMENTO TECNICO AMMINISTRATIVO DIREZIONE URBANISTICA DEL COMUNE DI PISA</p> <p>COORDINAMENTO TECNICO DELLA SOCIETA' PROPONENTE IPI Spa-MARARNO Srl</p>	<p>COORDINATORE DELLA PROGETTAZIONE Prof. Ing. PAOLO SAMMARCO</p> <p>RESPONSABILE DEL PROCEDIMENTO Dott. Arch. GABRIELE BERTI</p>
---	---

---

Data	Rev.	DESCRIZIONE	Disegnato:	Verificato:	Approvato:
01 APRILE 05	0	DESCRIZIONE			

Dimensioni foglio:

---

Visto del Committente: