


LEGENDA					
	boiler scaldabagno		porta tagliafuoco		lavapiedi
	servoscala		maniglione antipanico		wc turca
	accessibilità		idrante		doccia
	termosifone		estintore		lavabo
	vano contatore elettrico		wc		lavabo disabile
	vano contatore gas		orinatoio		lavabo
	vano contatore acqua		bidet		punto di ripresa fotografica

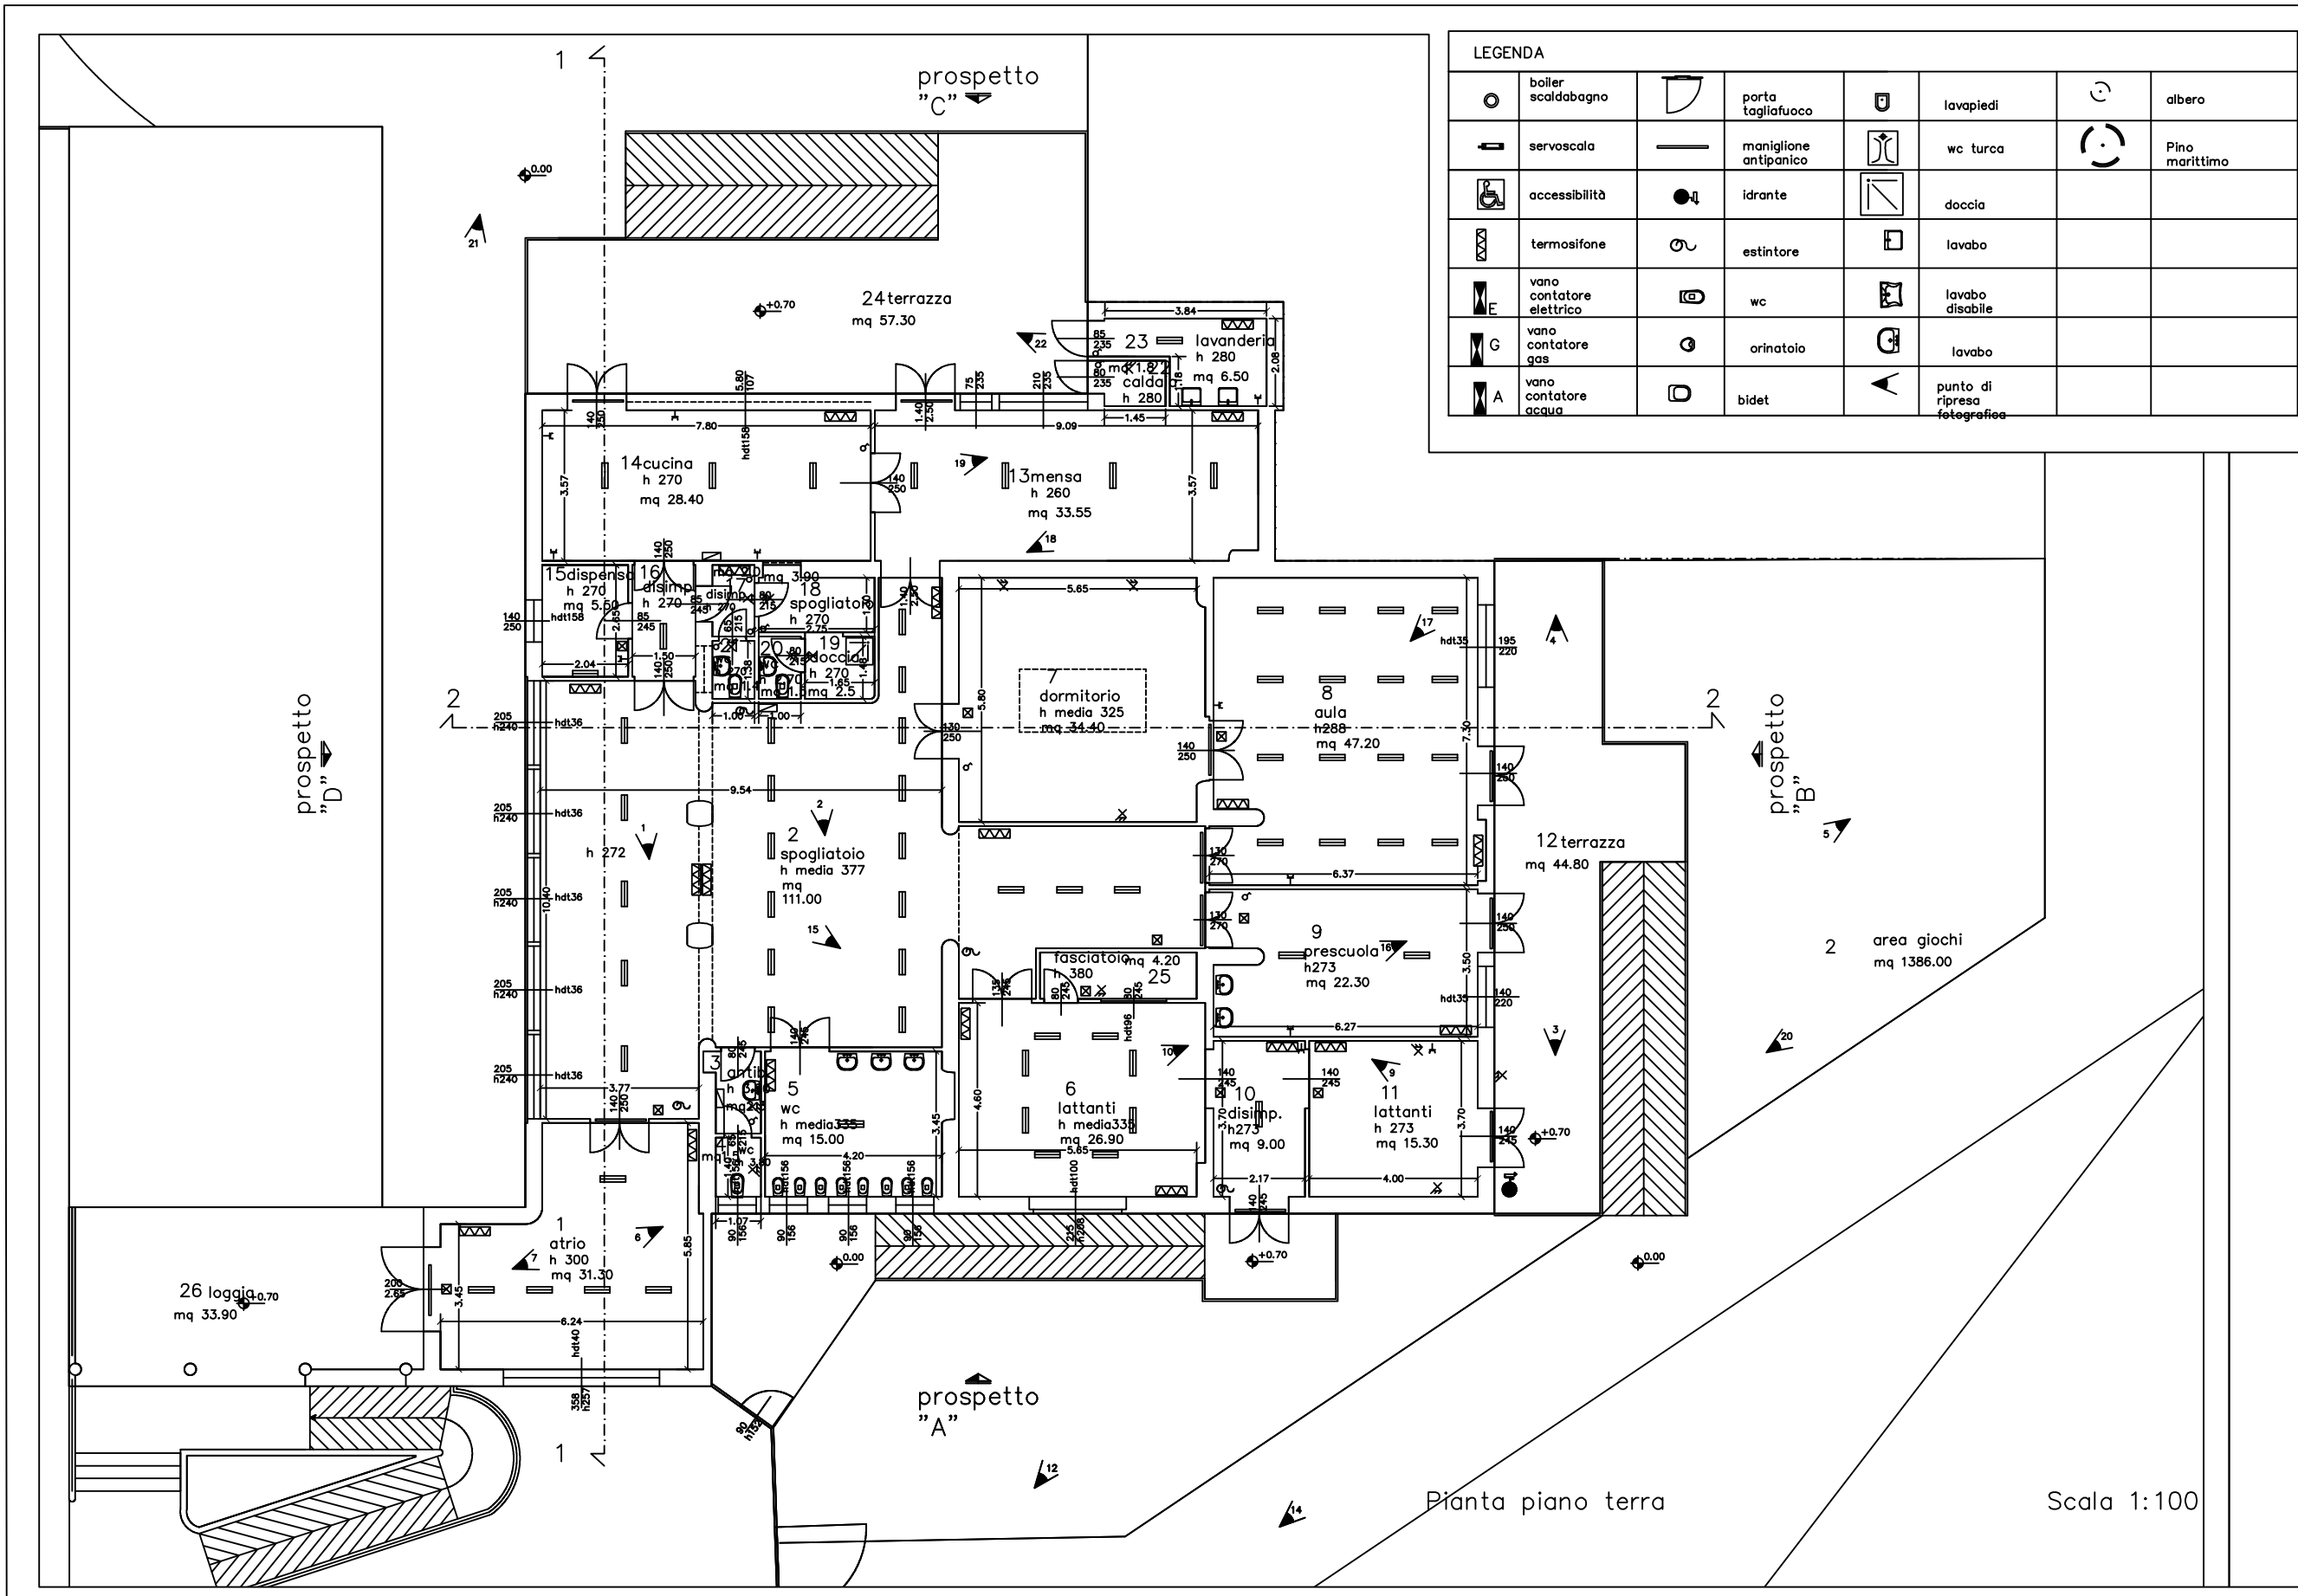

Pianta piano terra

Scala 1:100